


Top C.5

Schuler Thaur
 Küchen, Wohnen
 Bert-Köllensperger-Straße 5
 6065 Thaur
 Fachberater: Isabella Walch



Grundriss
 Kommission 2007316/2
 Maßstab 1:50 11.10.2022

Sphera GmbH

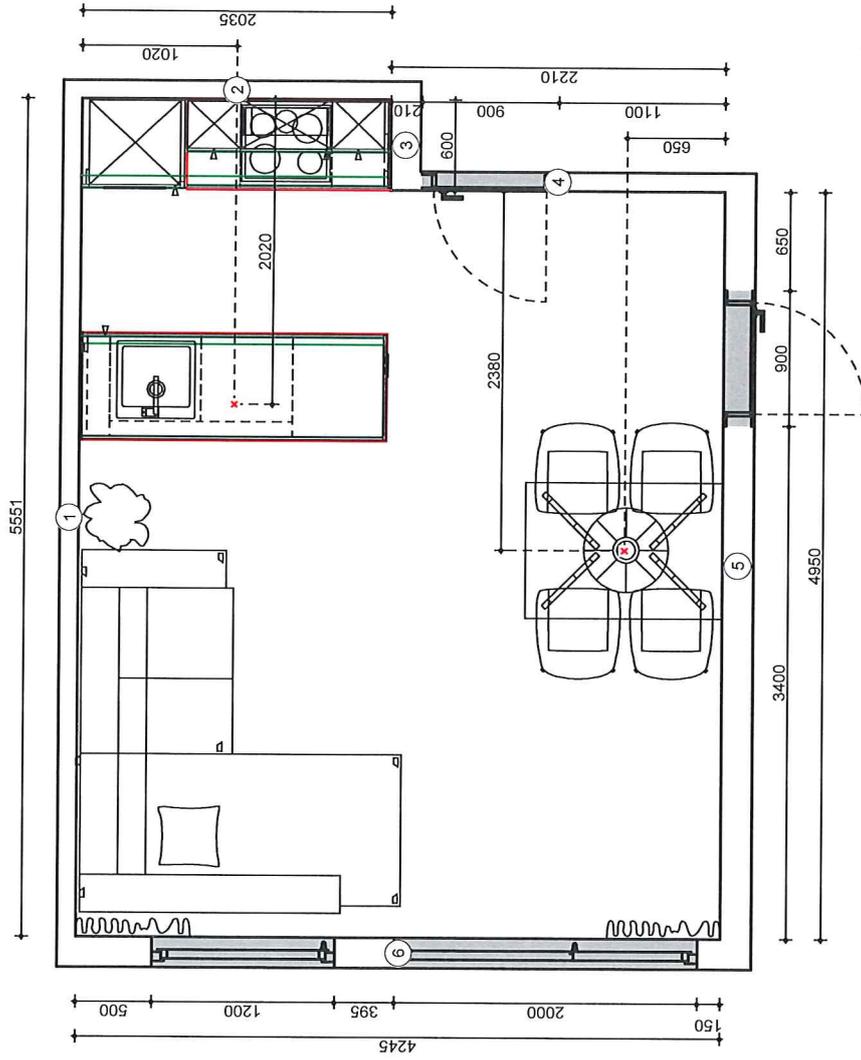

Top C.5


Schuler Thaur
 Küchen, Wohnen
 Bert-Köllensperger-Straße 5
 6065 Thaur
 Fachberater: Isabella Walch



Installationsplan/Decke
 Kommission 2007316/2

Maßstab 1:50 11.10.2022

Sphera GmbH

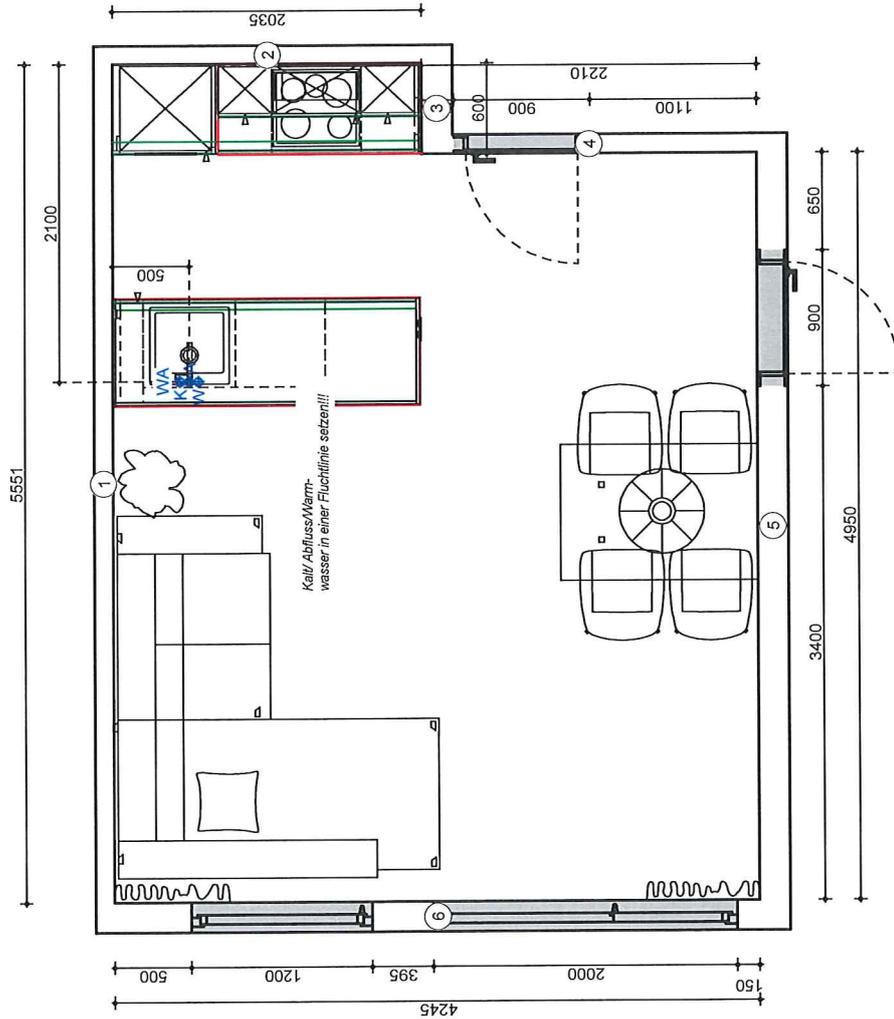

Top C.5


Schuler Thaur
 Küchen, Wohnen
 Bert-Köllensperger-Straße 5
 6065 Thaur
 Fachberater: Isabella Walch



Installationsplan/Boden
 Kommission 2007316/2

Maßstab 1:50
 11.10.2022

Sphera GmbH

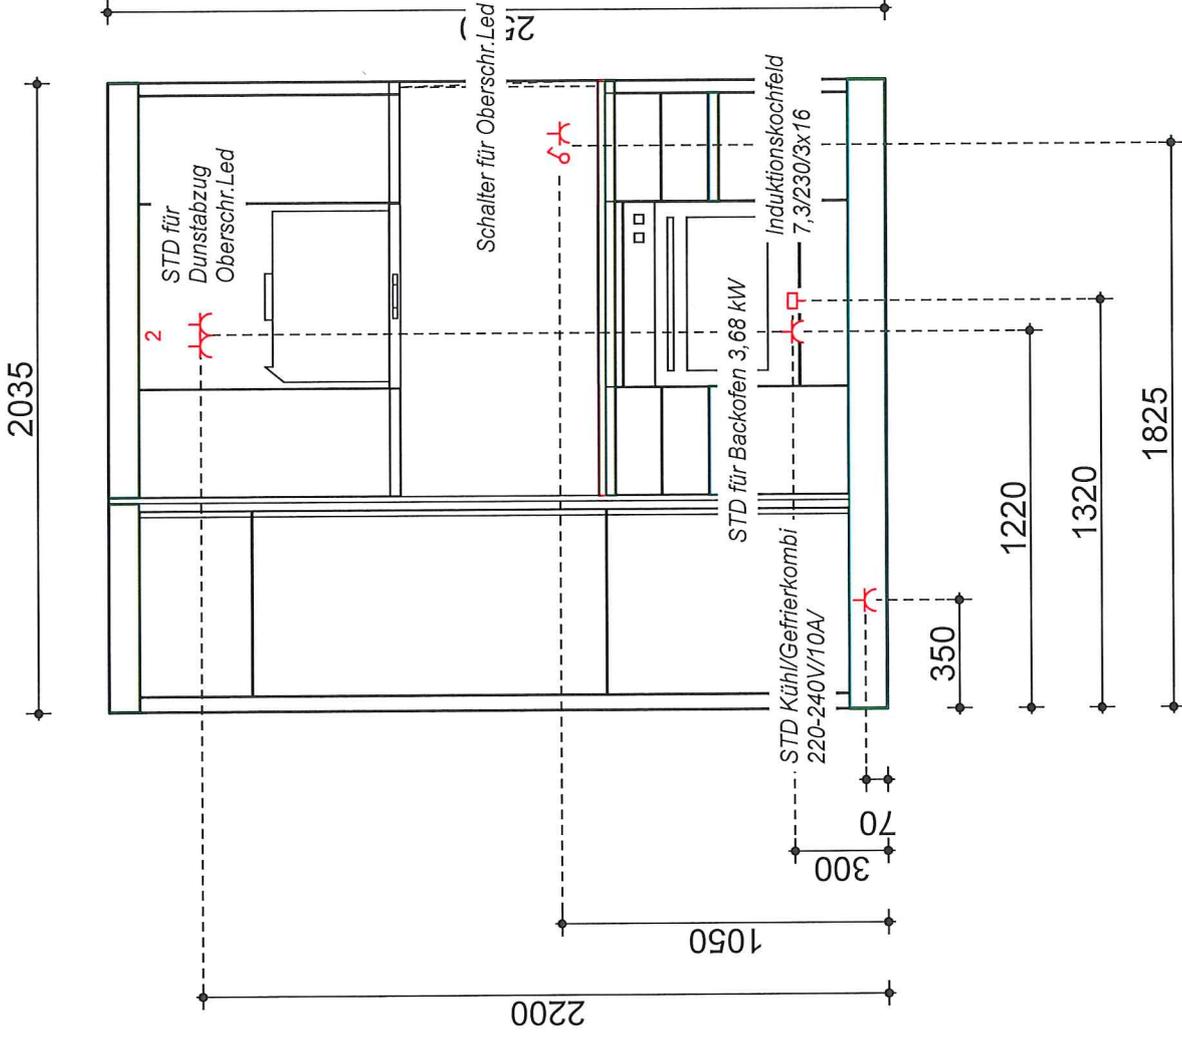

Schuler Thaur
 Küchen, Wohnen
 Bert-Köllensperger-Straße 5
 6065 Thaur
 Fachberater: Isabella Walch, Telefon: 0512 22550 63




Installationsplan 2
 Kommission 2007316/2

11.10.2022

Sphera GmbH

5551

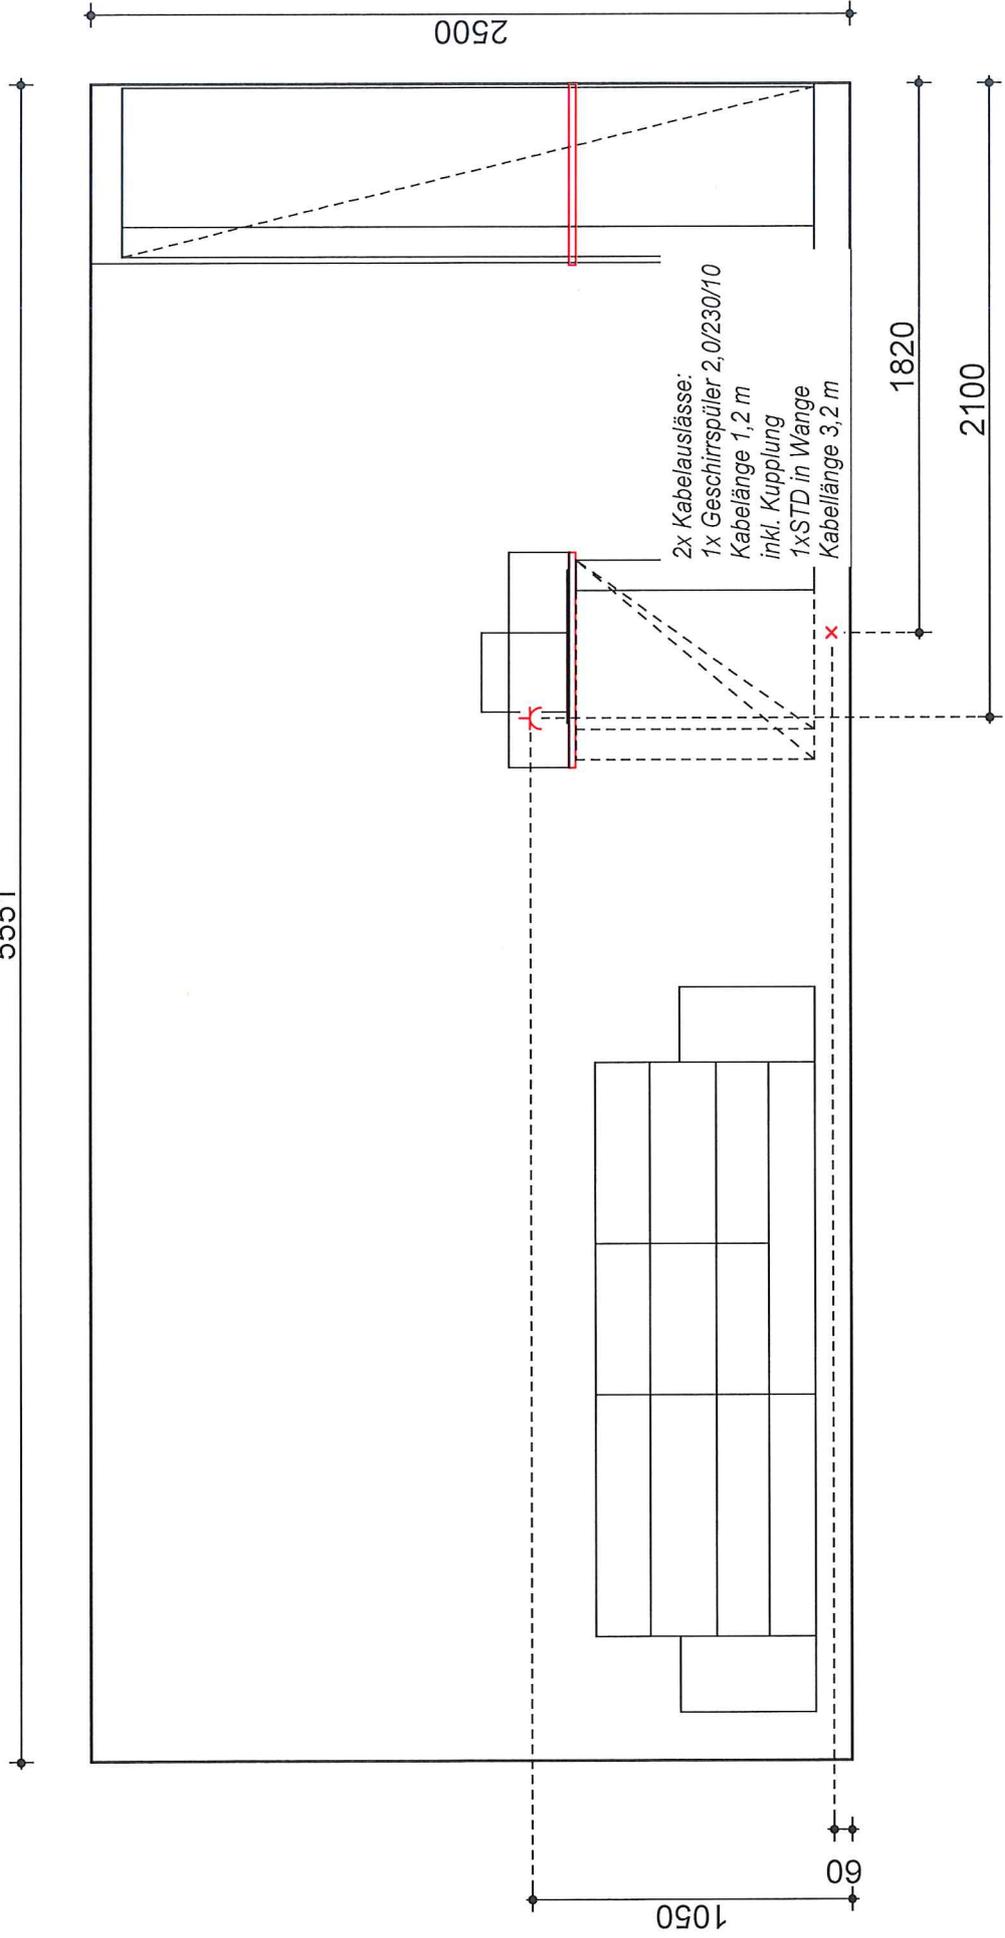

1050

60

2500

1820

2100

2x Kabelaussätze:
1x Geschirrspüler 2,0/230/10
Kabelänge 1,2 m
inkl. Kupplung
1xSTD in Wange
Kabellänge 3,2 m

Schuler Thaur
Küchen, Wohnen
Bert-Köllensperger-Straße 5
6065 Thaur
Fachberater: Isabella Walch, Telefon: 0512 22550 63



Installationsplan 1

Kommission 2007316/2

Maßstab 1:25

11.10.2022

Sphera GmbH



Wir übernehmen keine Gewähr für eine originalgetreue Darstellung aller Artikel. Farbliche und konstruktive Abweichungen sind möglich.

Top C 5

Schuler Thaur
 Küchen, Wohnen
 Bert-Köllensperger-Straße 5
 6065 Thaur
 Fachberater: Isabella Walch



Perspektive

Kommission 2007316/2

11.10.2022

Sphera GmbH